


Anlage 3 zu K154/19

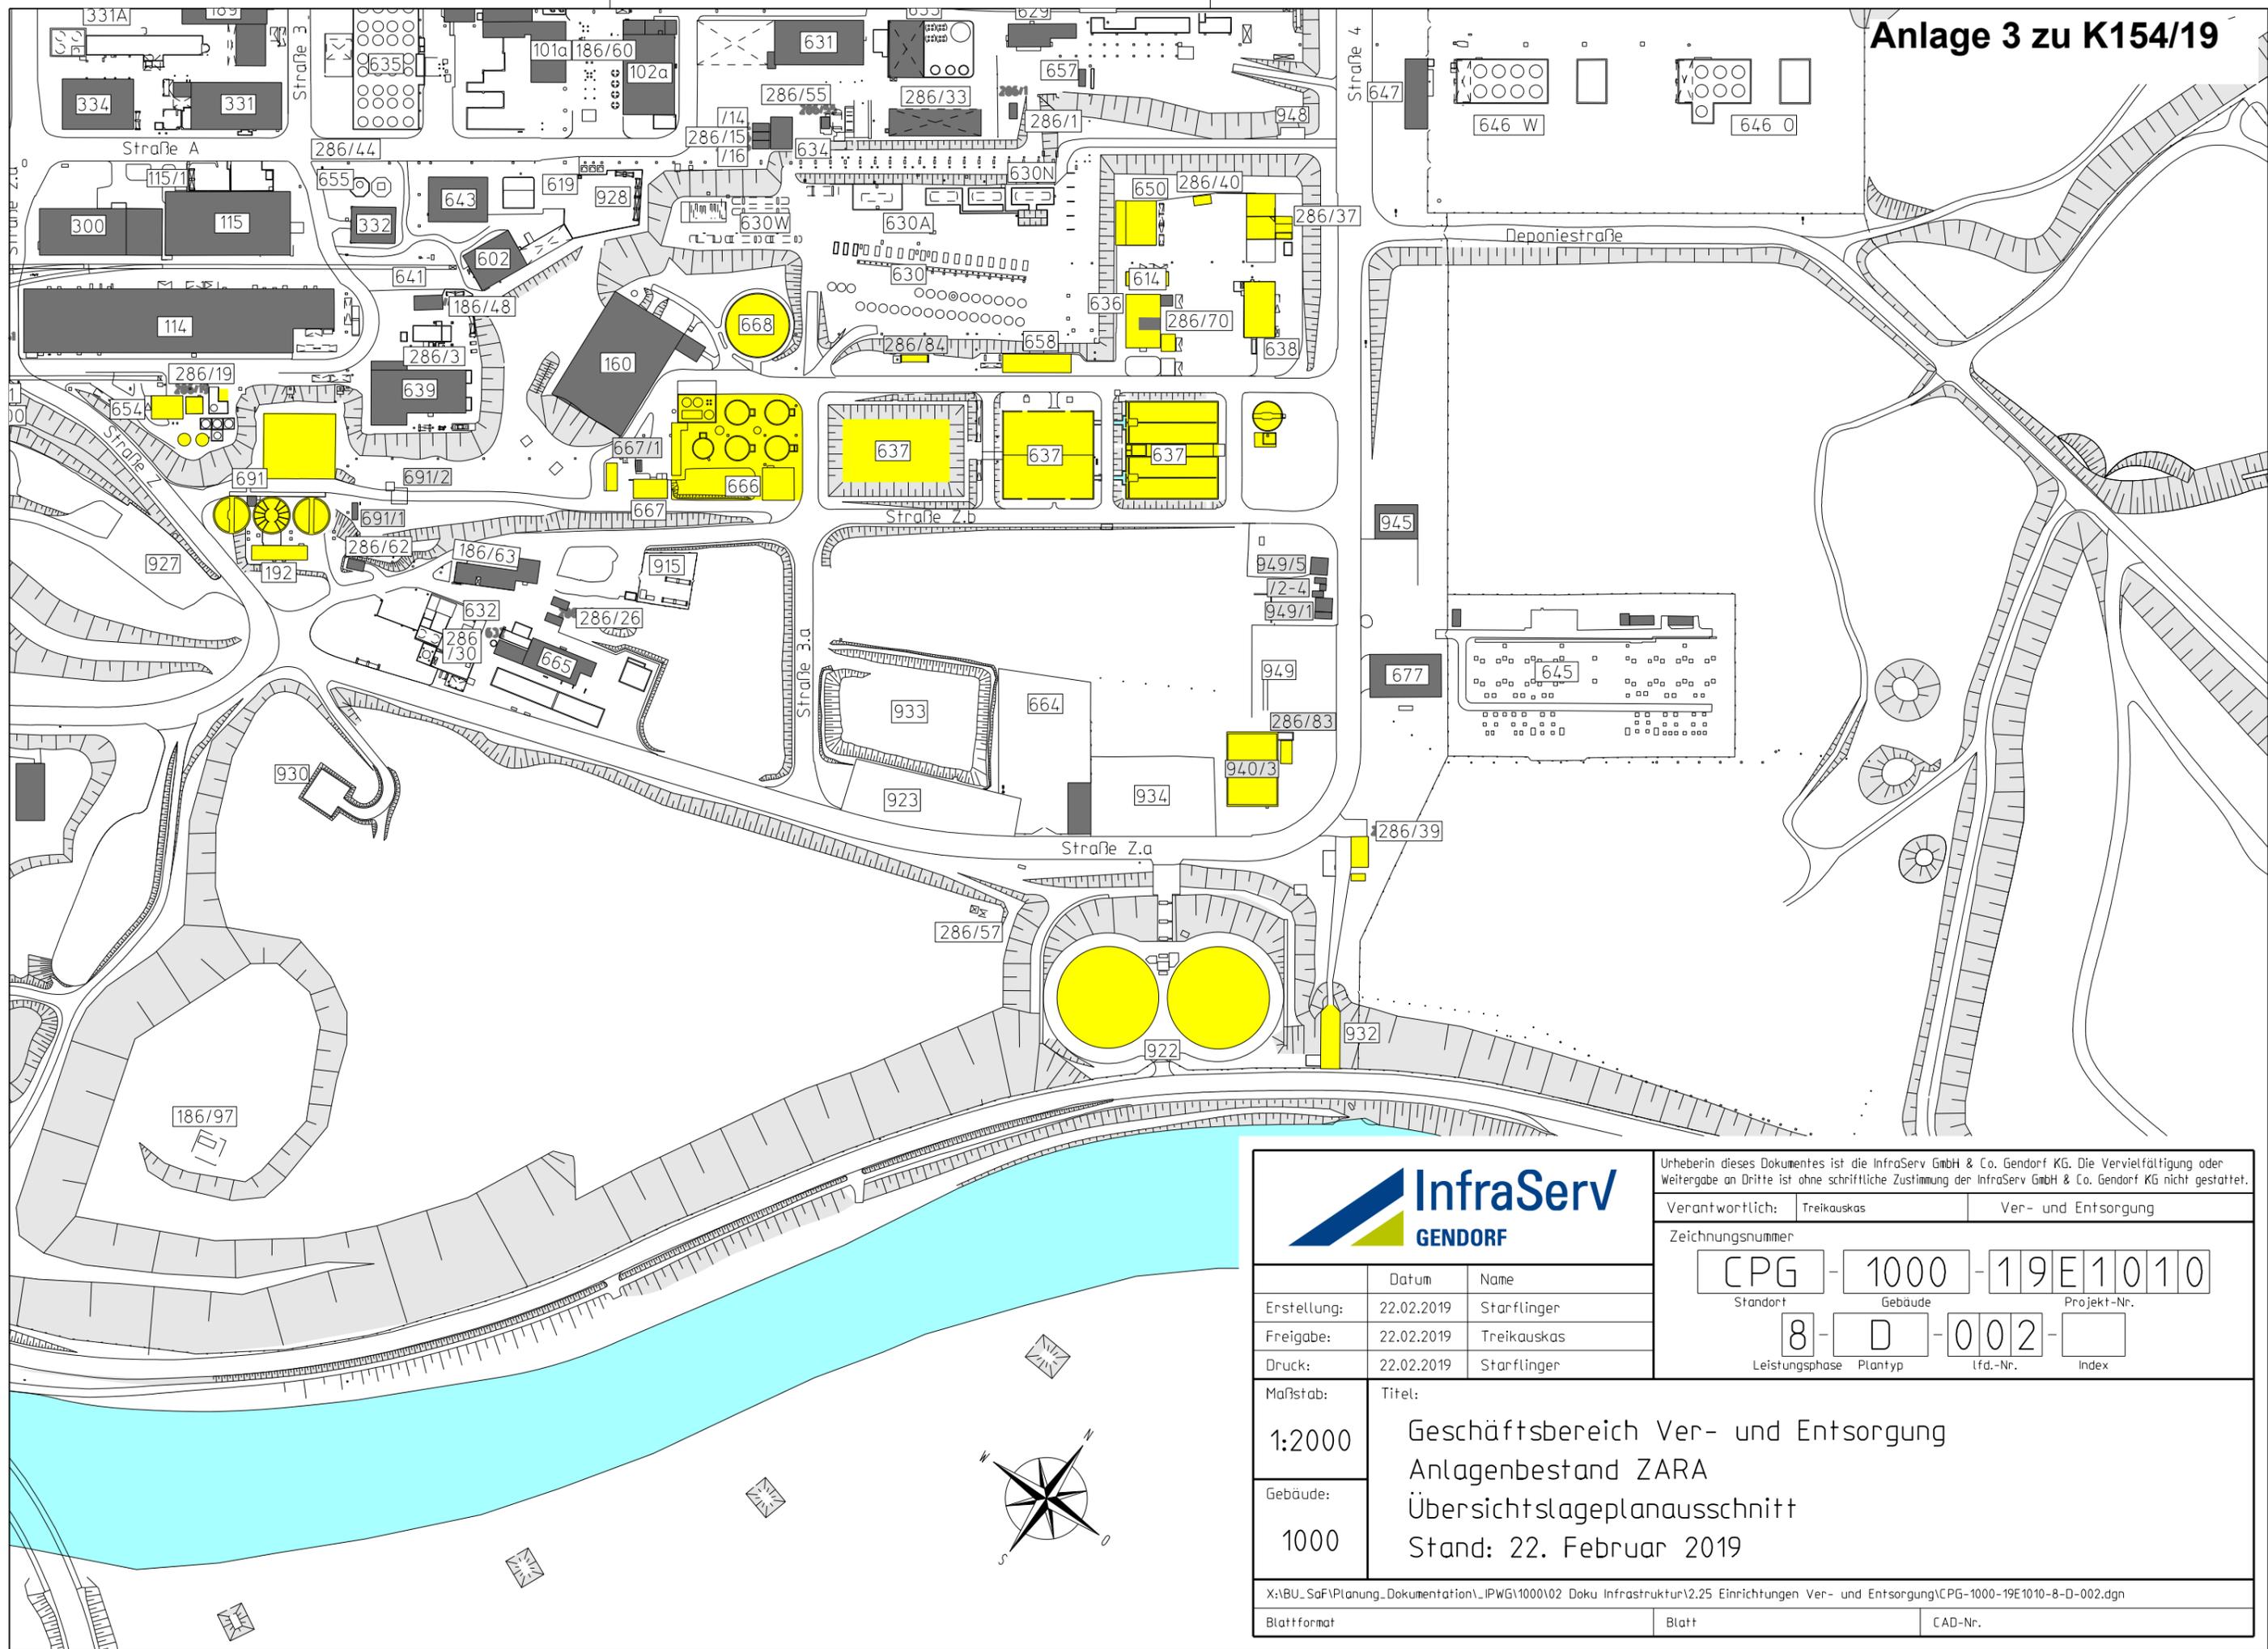

		Urheberin dieses Dokumentes ist die InfraServ GmbH & Co. Gendorf KG. Die Vervielfältigung oder Weitergabe an Dritte ist ohne schriftliche Zustimmung der InfraServ GmbH & Co. Gendorf KG nicht gestattet.	
		Verantwortlich: Treikauskas	Ver- und Entsorgung
Erstellung: 22.02.2019 Starflinger		Zeichnungsnummer CPG - 1000 - 19E1010 <small>Standort Gebäude Projekt-Nr.</small>	
Freigabe: 22.02.2019 Treikauskas		8 - D - 002 - <small>Leistungsphase Plantyp lfd.-Nr. Index</small>	
Druck: 22.02.2019 Starflinger		Datum Name 22.02.2019 Starflinger	
Maßstab: 1:2000	Titel: Geschäftsbereich Ver- und Entsorgung Anlagenbestand ZARA Übersichtslageplanausschnitt Stand: 22. Februar 2019		
Gebäude: 1000			
X:\BU_SaF\Planung_Dokumentation_IPWG\1000\02 Doku Infrastruktur\2.25 Einrichtungen Ver- und Entsorgung\CPG-1000-19E1010-8-D-002.dgn			
Blattformat	Blatt	CAD-Nr.	